

GEOPROJEKT

Usługi Geodezyjno-Projektowe
mgr inż. Daniel Oleksy
34-124 Klecza G6rna 53
tel. 791-881-204, geoprojekt.oleksy@gmail.com
REG 360433616, NIP 5512494410

Mapa do celów projektowych

skala 1 : 500
sekcje:
1965/1:172.212.252, 172.221.211
2000/7: 7.123.08.06.1.4, 7.123.08.06.3.2, 7.123.08.06.2.3, 7.123.08.06.4.1

 
Woj.: małopolskie
Powiat: wadowicki
Gmina: 121806_2, Spytkowice
Obreń: 0006, Półwieś
NGK: 6640.824.2018
Działka 1410/9



Mapa powstała w wyniku wektoryzacji i powiększenia mapy zasadniczej w skali 1 : 1000 Granice wykreślone na podstawie mapy ewidencyjnej w skali 1 : 2000
Nie wyklucza się istnienia w terenie innych przewodów, o których brak informacji wynikających z niedopełnienia przepisów zgłoszenia do inwentaryzacji (Ustawa: Prawo Geodezyjne i Kartograficzne)

Dla obrębu 0006, Półwieś brak miejscowego planu zagospodarowania przestrzennego

Zakres aktualizacji zlokalizowany jest między 4 o 6 hektometrem 83 kilometra drogi krajowej numer 44

LEGENDA:

- Zakres aktualizacji: 
Granice działek: 
Stupek hektometrowy:  83
ORIENTACJA

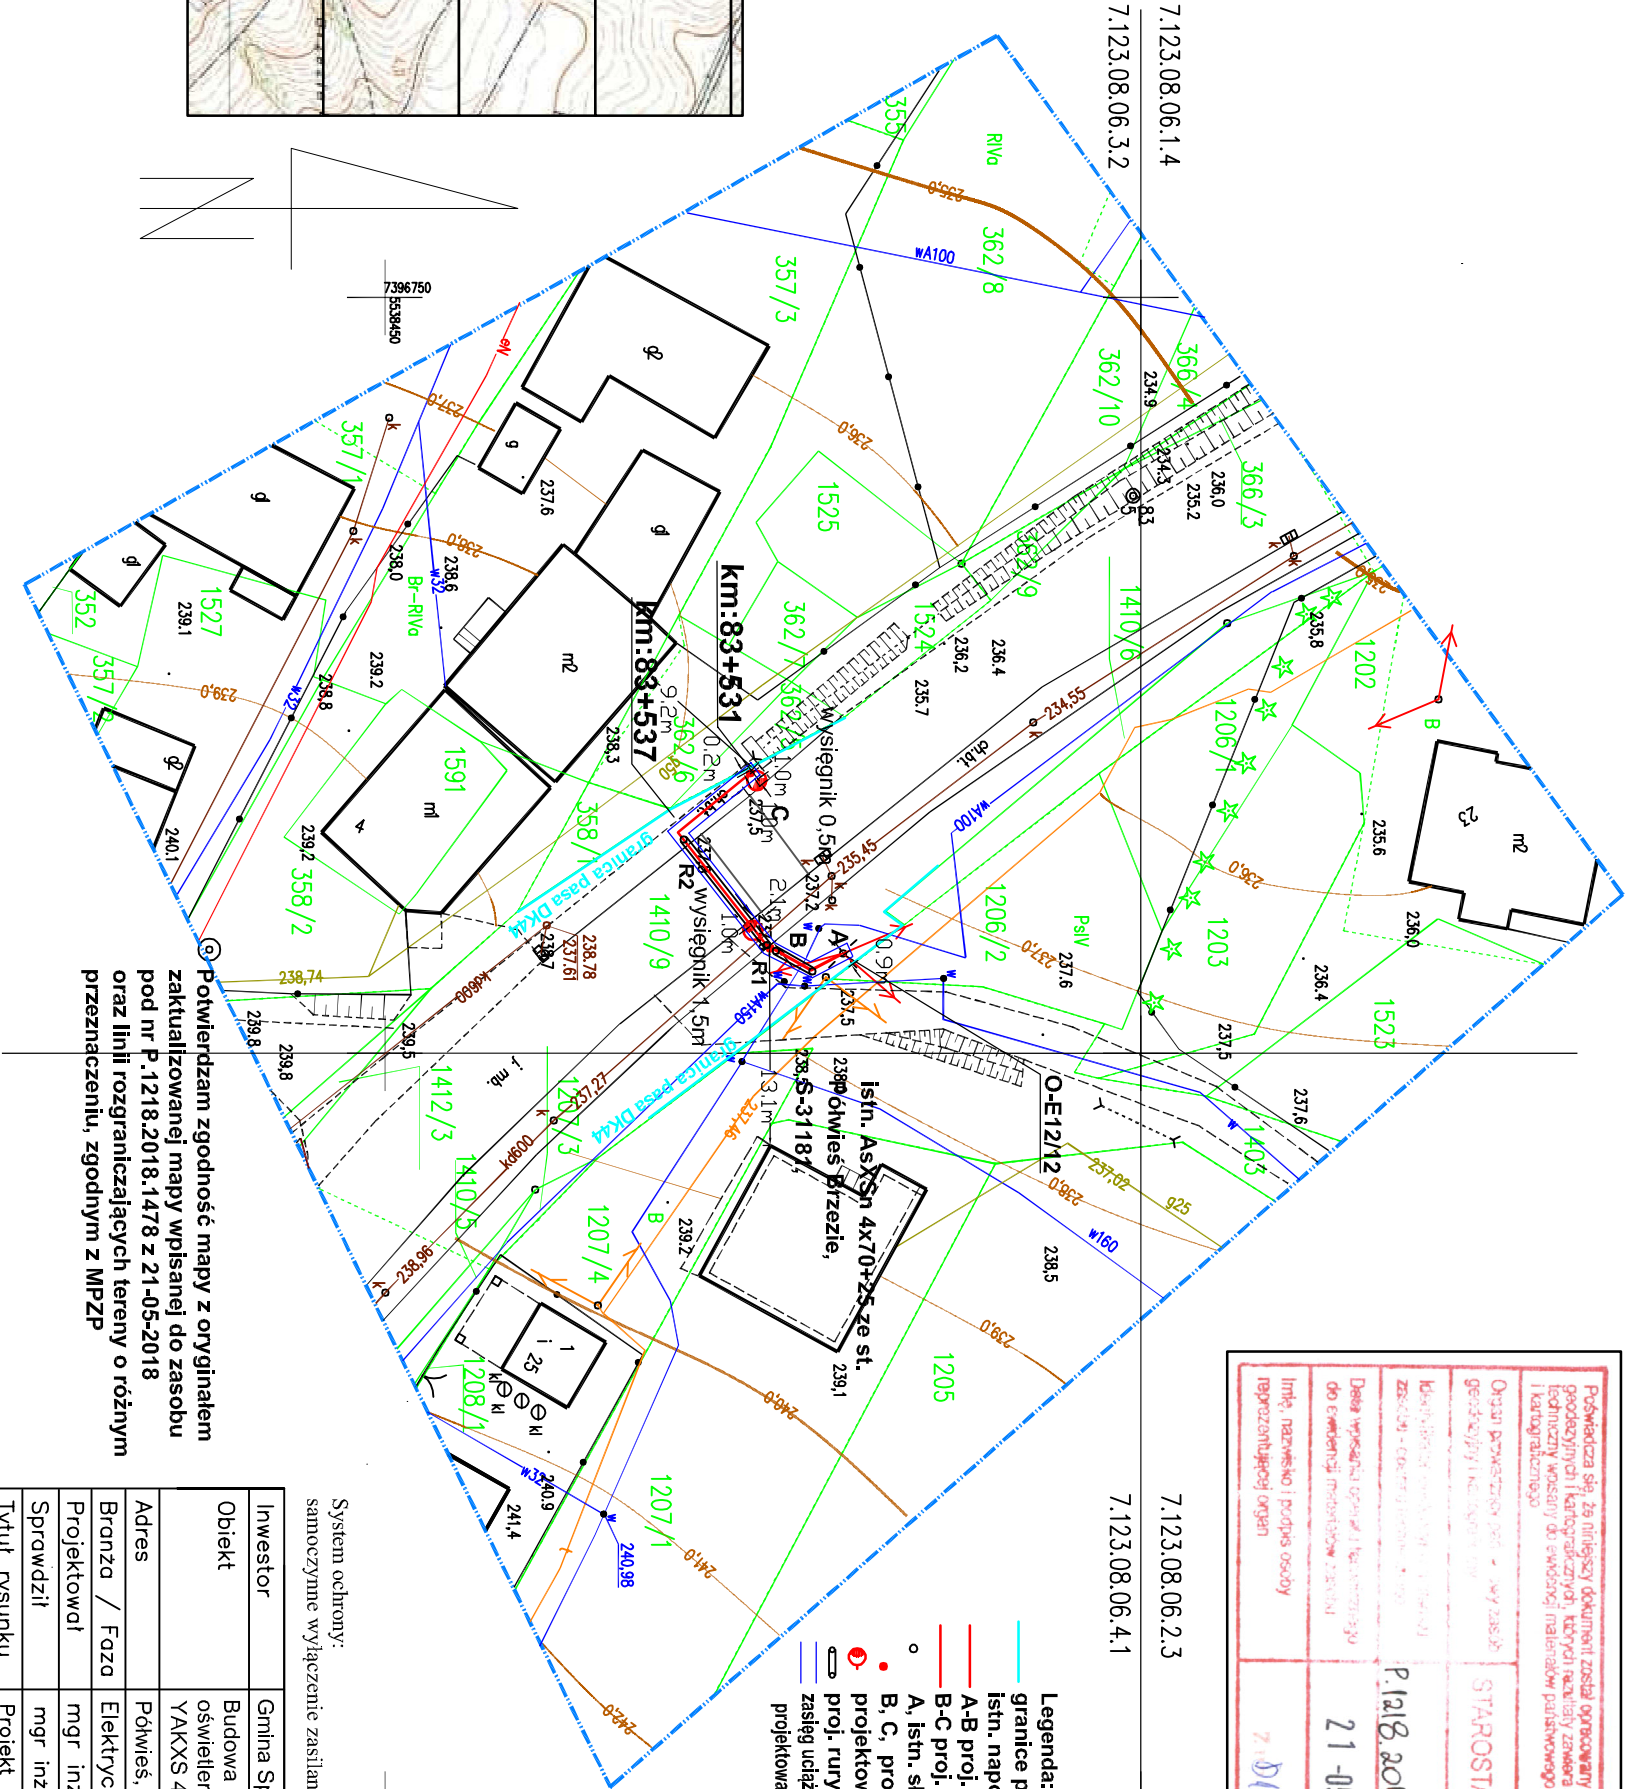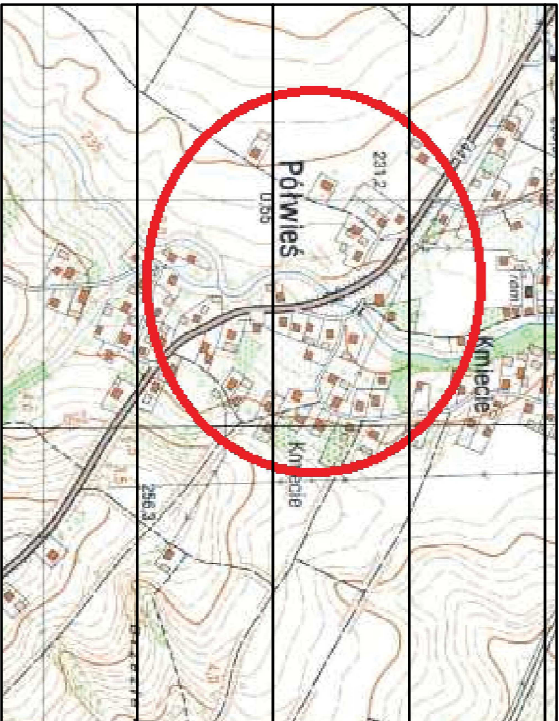

g Potwierdzam zgodność mapy z oryginałem zaktualizowanej mapy wpisanej do zasobu pod nr P.1218.2018.1478 z 21-05-2018 oraz linii rozgraniczających tereny o różnym przeznaczeniu, zgodnym z MPZP

Podpisana jest za niniejszy dokument została opracowany w wyniku prac geodezyjnych i kartograficznych, których rezultatem została mapa ewidencyjna i kartograficzna	
Opracowanie projektu: mgr inż. Daniel Oleksy	STARSOSTA WADOWICKI
Klasyfikacja projektu: P.1218.2018.1478	
Data wydania projektu: 21-05-2018	
Imię, nazwisko i podpis osoby reprezentującej organ	

- Legenda:
- granice pasa drogowego DK44
 - istn. napow. sieć elektroenergetyczna oświetleniowa, A-B proj. kablowa sieć oświetleniowa YAKXS 4x16 dt. 22m, B-C proj. kablowa sieć oświetleniowa YAKXS 4x16 dt. 20m,
 - A, istn. słup O-E12/12 sieci elektroenergetycznej oświetleniowej, B, C, proj. słupy sieci elektroenergetycznej oświetleniowej, projektowane LED-owe oprawy oświetleniowe o mocy do 100W
 - proj. rury osłonowe: R1- A50 dt. 4m; R2- SRS50 dt. 8m
 - zasieg uciążliwości oddziaływania obiektu (do 0,5m od osi projektowanej sieci elektroenerg. - oświeł.)

System ochrony:
samoczynne wyłączenie zasilania w układzie sieci TN-C

Investor	Gmina Spytkowice, 34-116 Spytkowice ul. Zamkowa 12
Obiekt	Budowa sieci elektroenergetycznej oświetleniowej do 1kV, oświetlenie przejść dla pieszych drogi krajowej nr 44: YAKXS 4x16 dt. 22m i 20m od km:83+531 do km:83+537.
Adres	Półwieś, dz. nr. 1410/9.
Branża / Faza	Elektryczna / Projekt budowlany
Projektował	mgr inż. Michał Żuk MAP/0069/PWBE/17
Sprawił	mgr inż. Grzegorz Żuk nr upr. 340/2001
Tytuł rysunku	Projekt zagospodarowania terenu.
Skala / Data	1:500 / wrzesień 2018
Numer rysunku	E-1