

Mapa do celów projektowych

skala 1 : 500

sekcje:

1965/1: 172.212.201

2000/7: 7.123.07.05.2.1, 7.123.07.05.2.2, 7.123.07.05.2.3, 7.123.07.05.2.4

Woj.: małopolskie
Powiat: wadowicki
Gmina: 121806_2, Spytkowice
Obreń: 0004, Ryczów
NGK: 6640.2361.2018
Działy: 1285/11, 1285/13, 2588/3, 1397/2

GEOPROJEKT

Usługi Geodezyjno-Projektowe
mgr inż. Daniel Oleksy
34-124 Klecza Górna 53
tel. 791-881-204, geoprojekt.oleksy@gmail.com
REG 360433616, NIP 5512494410

Mapa powstała w wyniku wektoryzacji i powiększenia mapy zasadniczej w skali 1 : 1000
Granice wkleśione na podstawie mapy ewidencyjnej w skali 1 : 2000
Nie wyklucza się istnienia w terenie innych przewodów, o których brak informacji wynikających z niedopełnienia przepisów zgłoszenia do inwentaryzacji (Ustawa: Prawo Geodezyjne i Kartograficzne)

ORIENTACJA



LEGENDA:

Zakres aktualizacji:
Granice działek:
Linie z MPZP:

Klecza Górna 02.07.2018 r.

GEODETA

mgr inż. Daniel Oleksy


GEODETA UPRAWNIENIOWY

mgr inż. Michał Żuk

tel. 600 548 524

Proszę o zaopiniowanie niniejszego projektu, w tym o wyrażenie zgody na wydanie mapy, na podstawie której wykonano pomiary, do ewidencji metryczki państwowego zarządu geodezyjnego i kartograficznego.

Organ prowadzący państwowy zasób geodezyjny i kartograficzny	STANISŁAW WADOWICKI
Imię, nazwisko i podpis osoby reprezentującej organ	<i>Stanisław Wadowicki</i>
Data wypisania z ewidencji metryczki państwowego zarządu geodezyjnego i kartograficznego	11-09-2018
Data wypisania z ewidencji metryczki państwowego zarządu geodezyjnego i kartograficznego	11-09-2018

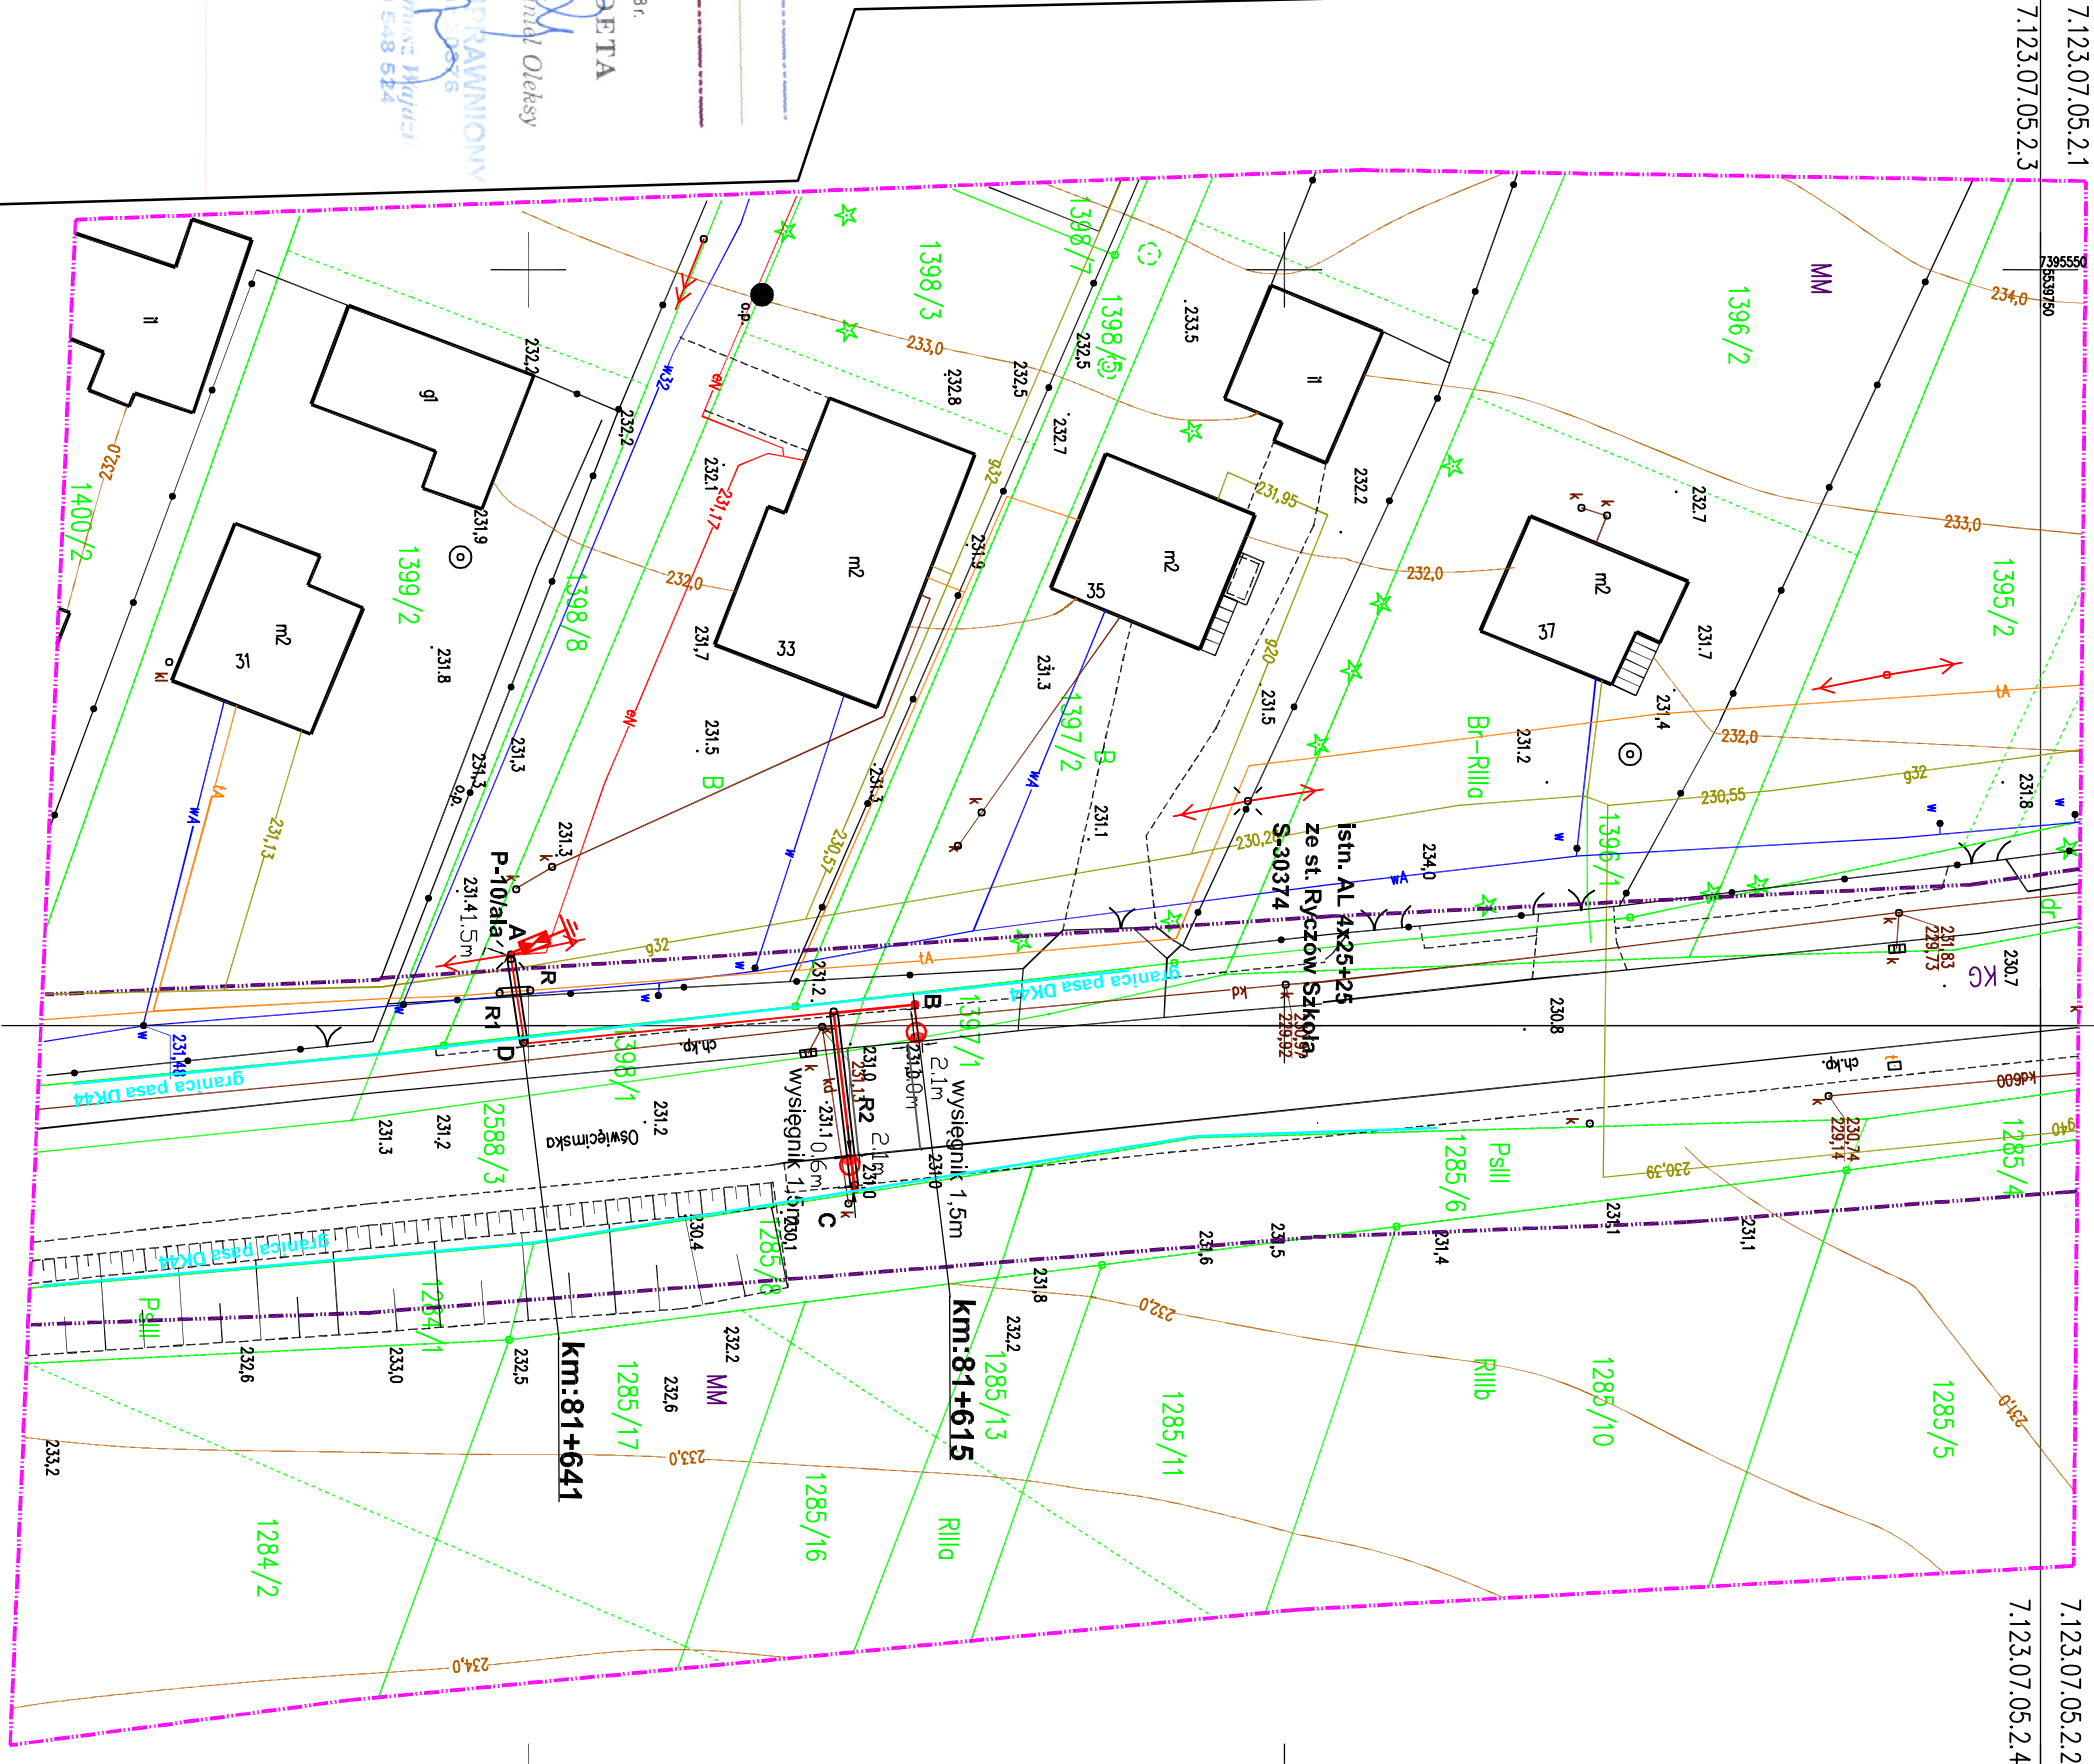

- Legenda:
- granice pasa drogowego DK44
 - istn. napow. sieć elektroenergetyczna oświetleniowa,
 - A-D-B proj. kablowa sieć oświetleniowa YAKXS 4x16 dł. 46m,
 - B-C proj. kablowa sieć oświetleniowa YAKXS 4x16 dł. 26m,
 - A, istn. słup P-10/ala sieć elektroenergetycznej oświetleniowej,
 - B, C, proj. słupy sieci oświetleniowej przejścia
 - projektowane LED-owe oprawy oświetleniowe
 - proj. proj. rury osłonowe: R1- DVK50 dł. 5,5m; R2- SRS75 dł. 11,5m
 - proj. odgromnik + uziemienie Ru<10ohm
 - rura osłonowa na kabel teletechniczny: R- A58 PS dł. 1,5m

Inwestor	Gmina Spytkowice, 34-116 Spytkowice ul. Zamkowa 12	
Obiekt	Budowa sieci elektroenergetycznej oświetleniowej do 1kV, oświetlenie przejść dla pieszych drogi krajowej nr 44: YAKXS 4x16 dł. 46m i 26m od km:81+615 do km:81+641.	
Adres	Ryczów, dz. nr. 1398/3, 1398/1, 1397/1, 2588/3.	
Branża / Faza	Elektryczna / Projekt wykonawczy	
Projektował	mgr inż. Grzegorz Żuk	nr upr. 340/2001
Sprawił	mgr inż. Michał Żuk	MAP/0069/PWBE/17
Tytuł rysunku	Projekt zagospodarowania terenu.	
Skala / Data	1:500 / wrzesień 2018	
Numer rysunku	E-1	